
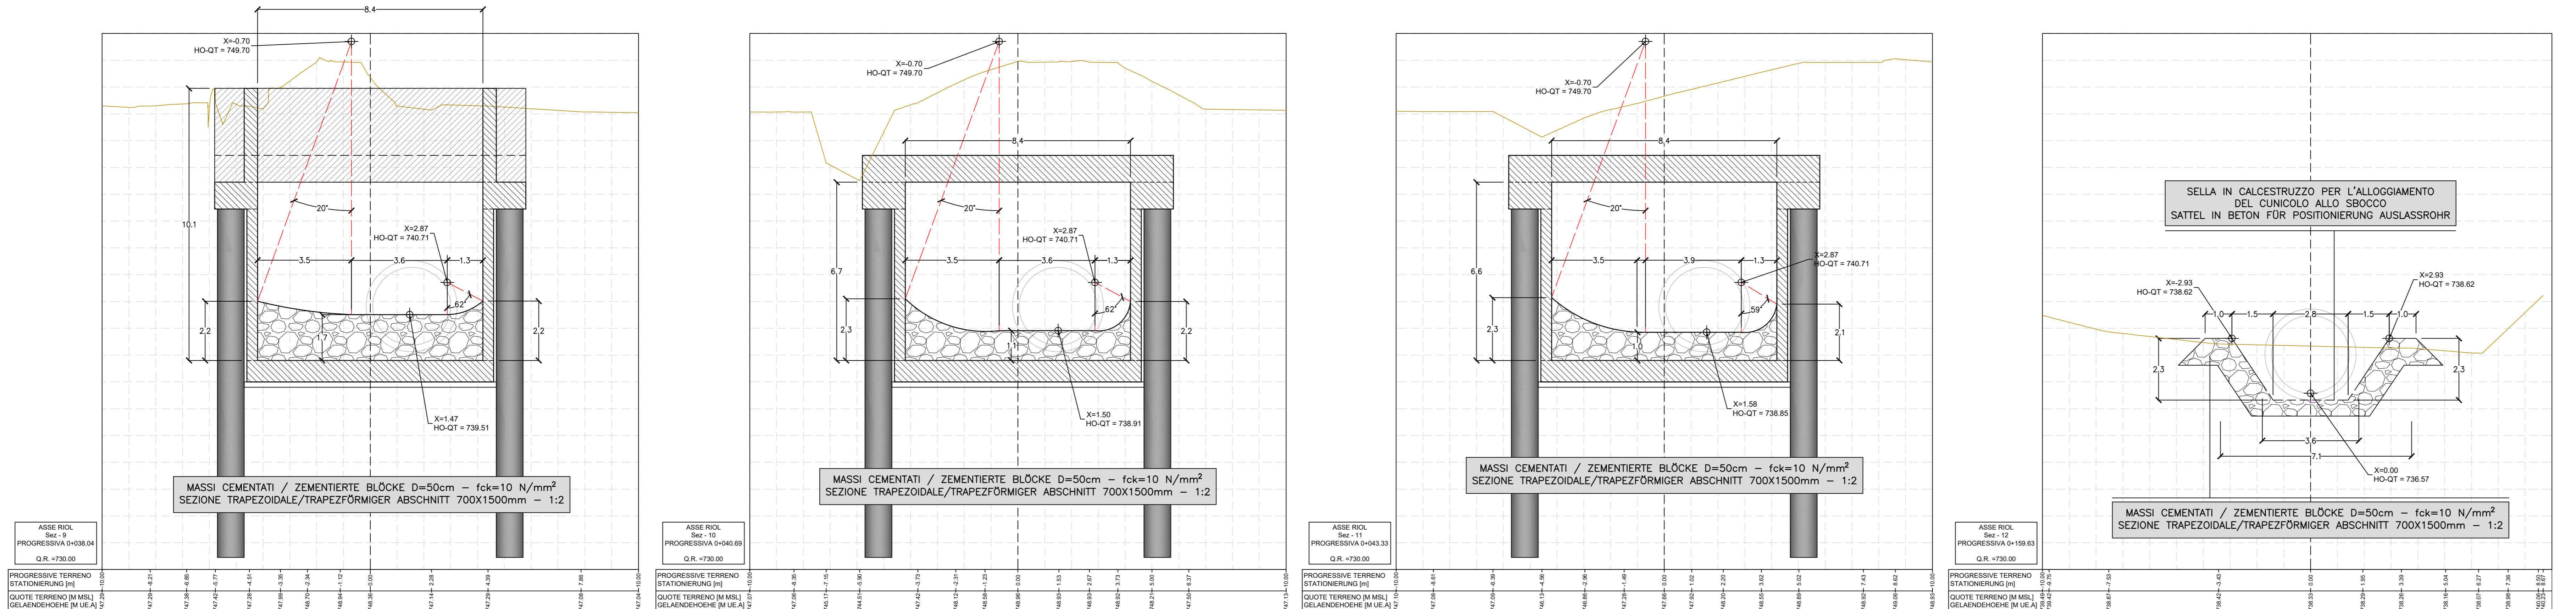
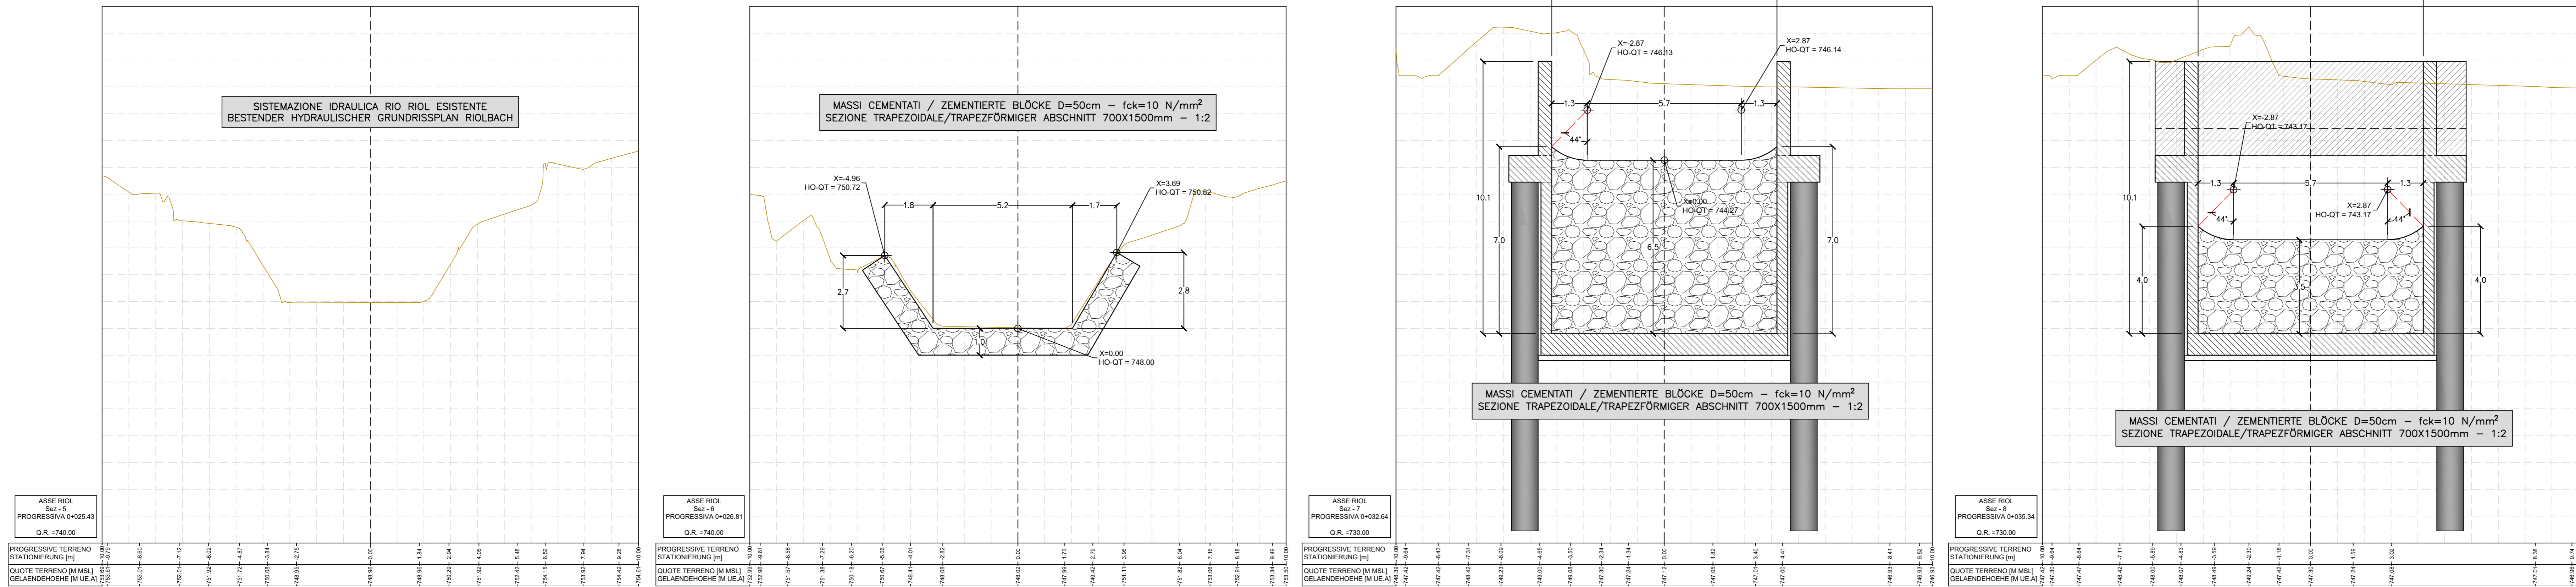


SEZIONI DELLA SISTEMAZIONE IDRAULICA
HYDRAULISCHER GRUNDRISSABSCHNITTE
(1:100)

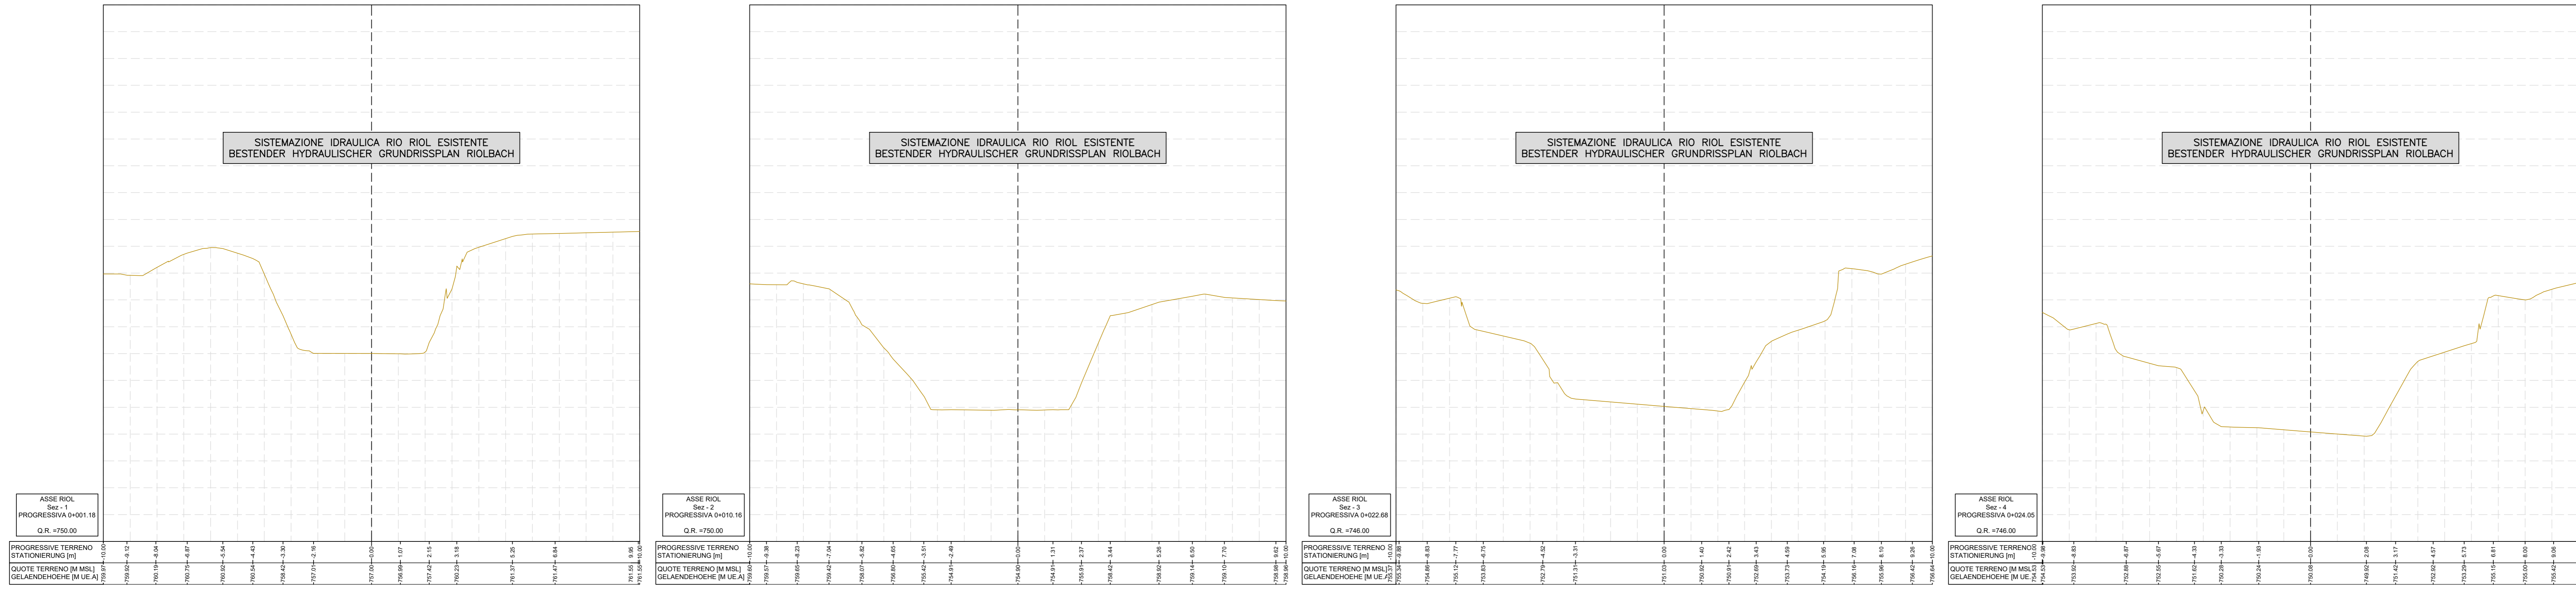

Revisione	Modifiche	Verantwortlicher Änderung	Datum
00	Estensione / Prima Versione		10.08.2022
01	Recupero situazione BBT		26.10.2022
02			
03			
04			
05			

Mit Beteiligung der Europäischen Union aus dem Haushalt der Transportsachen Verkehrsinfrastruktur Vorhaben
Cofinanziato con la partecipazione dell'Unione Europea attraverso il bilancio opera dei trasporti trans-europei

BRENNER BASISTUNNEL
Ausführungsplanung
Potenzione asse ferroviaria Monaco - Verona
GALLERIA DI BASE DEL BRENNERO
Progetto Esecutivo

Baulos H81 Bahnhof Franzensfeste
Lotto H81 Stazione Fortezza

Sub-Bauwerk: Sublotto
Entwässerungsstollens für den Riobach: Collettori di drenaggio rio Riol
Fachbereich: 03-HYDRAULIK UND HYDROLOGIE
03-IDRAULICA ED IDROLOGIA

Datum / Data	Name / Nome
26.10.2022	G. Festa
26.10.2022	A. Poli

GALELLERIA DI BASE DEL BRENNERO - BRENNER BASISTUNNEL BBT SE

Projekt: wv / da
Skizzen: bh / a
Charakter: ba / al
progr./

Rechen: wv / da
Skizzen: bh / a
Charakter: ba / al
opera

Status: Dokument / Stato
Dokument / Stato
Entwurf / Progetto

Maßstab / Scala: 1:100

Projekt: wv / da
Skizzen: bh / a
Charakter: ba / al
progr./

Rechen: wv / da
Skizzen: bh / a
Charakter: ba / al
opera

Status: Dokument / Stato
Dokument / Stato
Entwurf / Progetto

Maßstab / Scala: 1:100

Blatt	Lot	Entw.	Nummer	Charakter	Typ	Version	Revisions
02	H81	AF	001	3B1	D1538	01039	01