
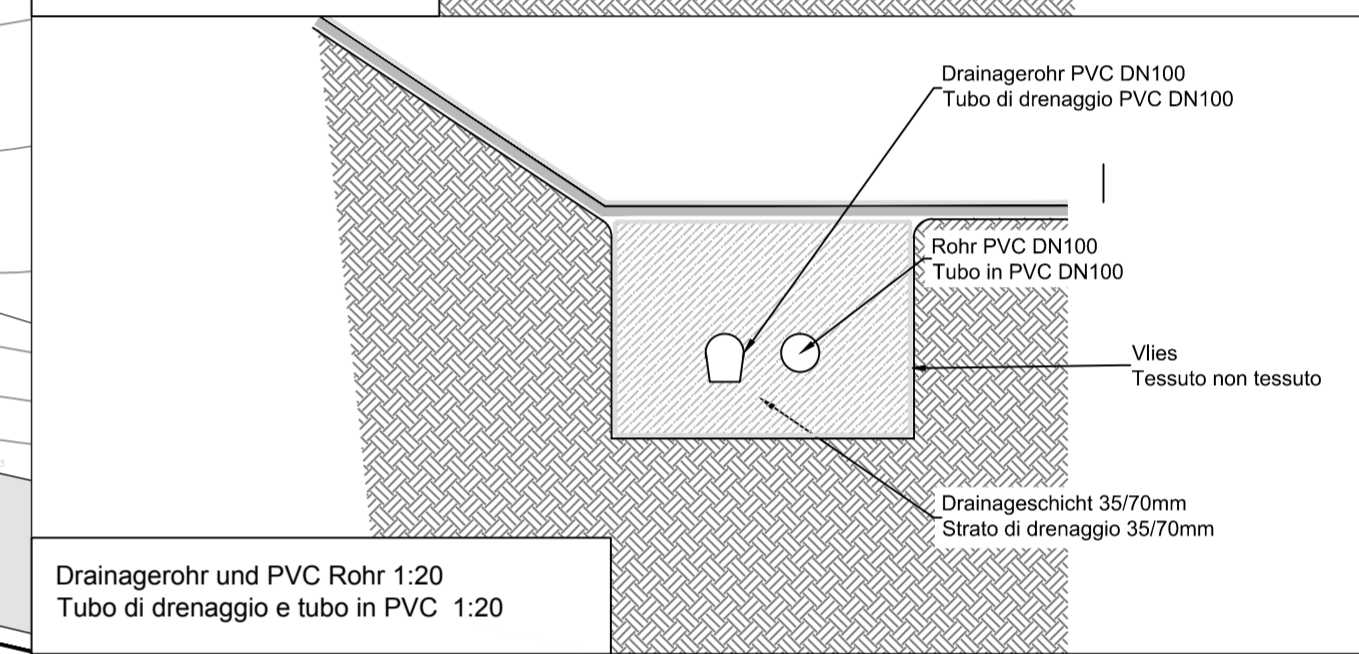


LEGENDE
LEGENDA

	Drainagerohr PVC DN100 Tubo di drenaggio PVC DN100
	Drainagerohr PVC DN150 Tubo di drenaggio PVC DN150
	PVC Rohr DN100 Tubo in PVC DN100
	PVC Rohr DN150 Tubo in PVC DN150
	Drainagezonen Zone di drenaggio
	Drainageschicht unter Damm 40/200 mm Strato di drenaggio sotto diga 40/200 mm

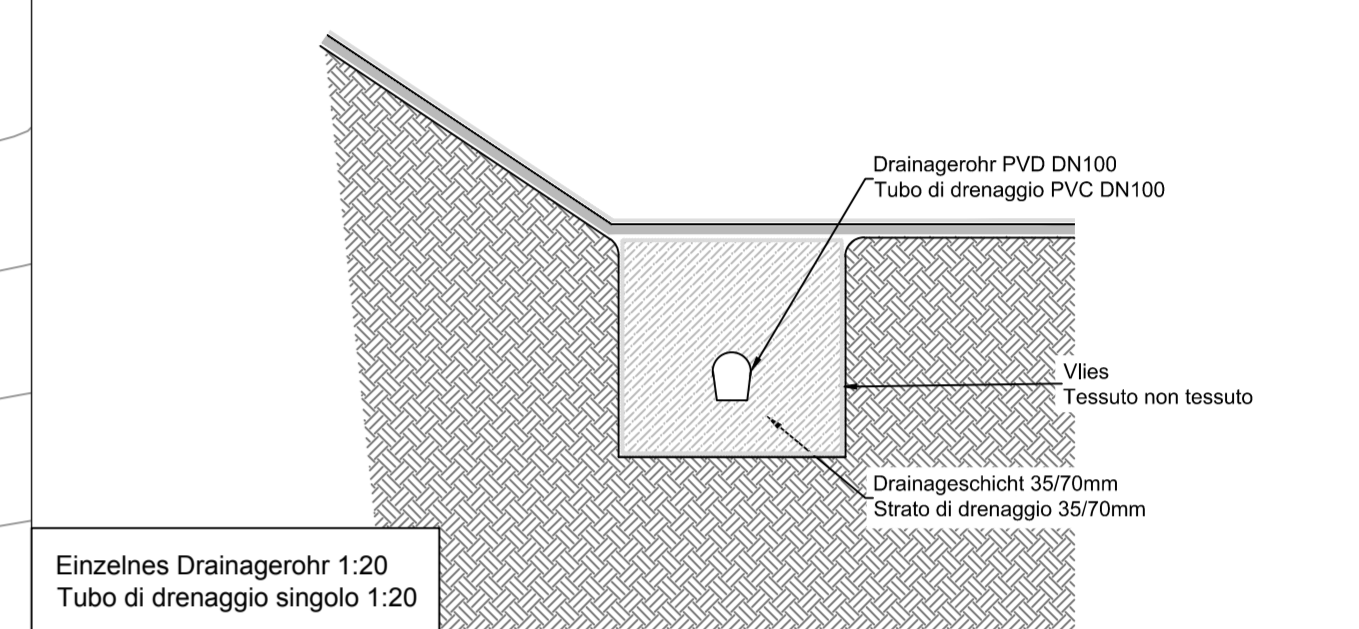

GEMEINDE NATZ-SCHABS
AUTONOME PROVINZ BOZEN

COMUNE DI NAZ-SCIAVES
PROV. AUTONOMA DI BOLZANO

Projekt:
**SPEICHERBECKEN IN AICHA
NATZ-SCHABS**
**BACINO DI RACCOLTA A AICHA,
NAZ-SCIAVES**
**EINREICHPROJEKT
PROGETTO DEFINITIVO**

Auftraggeber:
Bodenverbesserungskonsortium Aicha
I-39040 Naz-Schabs

Comittente:
Consorzio di miglioramento Aica
I-39040 Naz-Sciaves

Plan-Nr. Tavola: EP-0700-r00	Projekt Progetto Drainage Drenaggio	Maßstab / Scala: 1:250
Projekt Nr. Progetto: IN-12-560		

4				
3				
2				
1				
0	Erstellung - Elaborazione	26.06.2015	SZ	RB
Index/Indexe	Planerstellung und Änderungen - Elaborazione tavola e modifiche	Datum/Data	Bearb./Elab.	Geprüft/Contr.

Der Planer / Il progettista:
Dr. Ing. Rudi Bertagnoli

in.ge.na.
ingenieurwesen • geologie • naturraumplanung
ingegneria • geologia • natura e pianificazione

Via Marconi 8, Marconistr.
Tel.: +39 0471 324750
e-Mail: office@ingena.info

I - 39100 Bolzano Bozen
Fax.: +39 0471 051136
www.ingena.info

Lageplan 1:250
Planimetria 1:250