


Quote/a 792,49

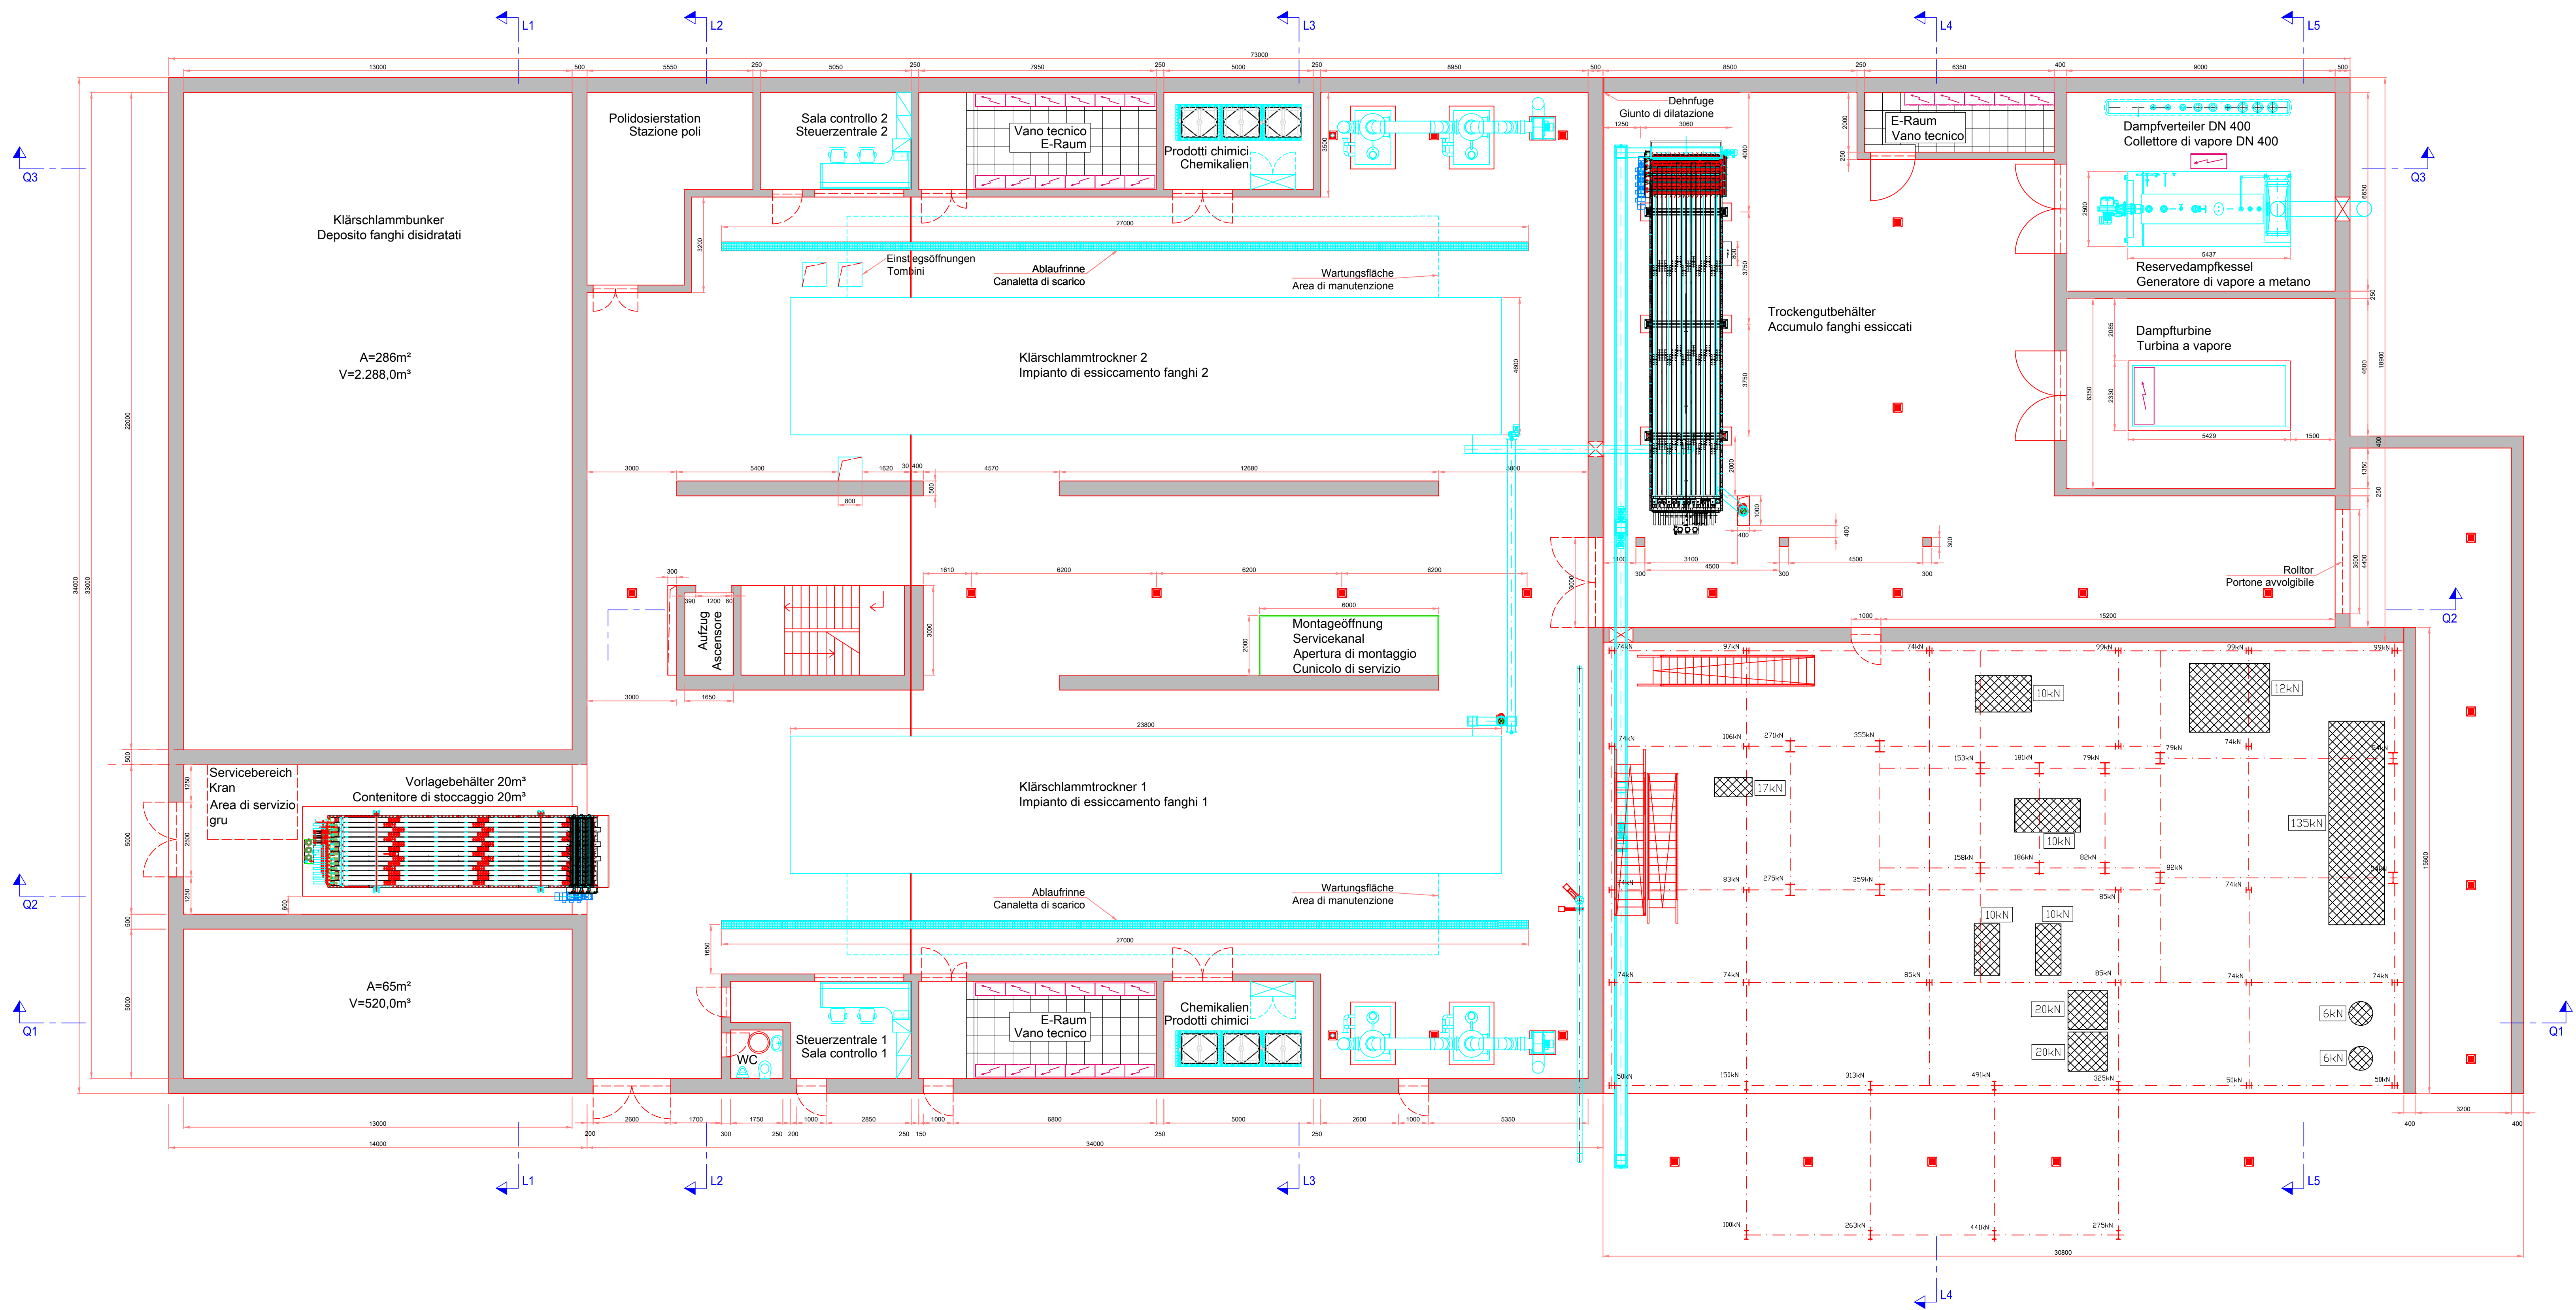

SYSTEMZERTIFIZIERT
ISO 9001:2015 NR. 0155610
ISO 14001:2015 NR. 0243510
ISO 45001:2018 NR. 0016400

PUSTERTAL - PUSTERIA
ABWASSERREINIGUNGSANLAGEN PUSTERTAL - IMPIANTI DI DEPURAZIONE VAL PUSTERIA

EINREICHPROJEKT
KLÄRANLAGE
TOBL

PROGETTO
DEFINITIVO
IMPIANTO DI DEPURAZIONE
TOBL

T21_19 Thermische Verwertungsanlagen für alle
Klärschlämme Südtirols auf der Kläranlage
ARA Tobl - St. Lorenzen

T21_19 Impianti di termovalorizzazione per tutti i
fanghi dell'Alto Adige presso l'impianto di
depurazione IDA Tobl San Lorenzo di Sebato

Maschinentechnische Anlagen
Elektrotechnische Anlagen
Baumeisterarbeiten

Opere elettromeccaniche
Opere elettrotecniche
Opere edili

GRUNDRISS QUOTE 792,49 M 1:100
PLANIMETRIA QUOTA 792,49 Sc 1:100

Datum: 30.11.2019
Änd./mod.:
Änd./mod.:
Beilage-Allegato
M_10
Masstab/Scala: 1/100

ARA Pustertal AG
ARA Pustertal s.p.A.

Projektsteuerer
Coordinatore di progetto

Dr. Ing. Konrad Engl
Abwassertechnik-Verfahrenstechnik
Pflaurenz-Tobl
I-39030 St. Lorenzen
Tel.: 0474/479601
Fax.: 0474/479641
Email: konrad@arapustertal.it

Dr. Ing. Konrad Engl
Ingeieurkammer
Südtirol