


# Quote/a 803,84

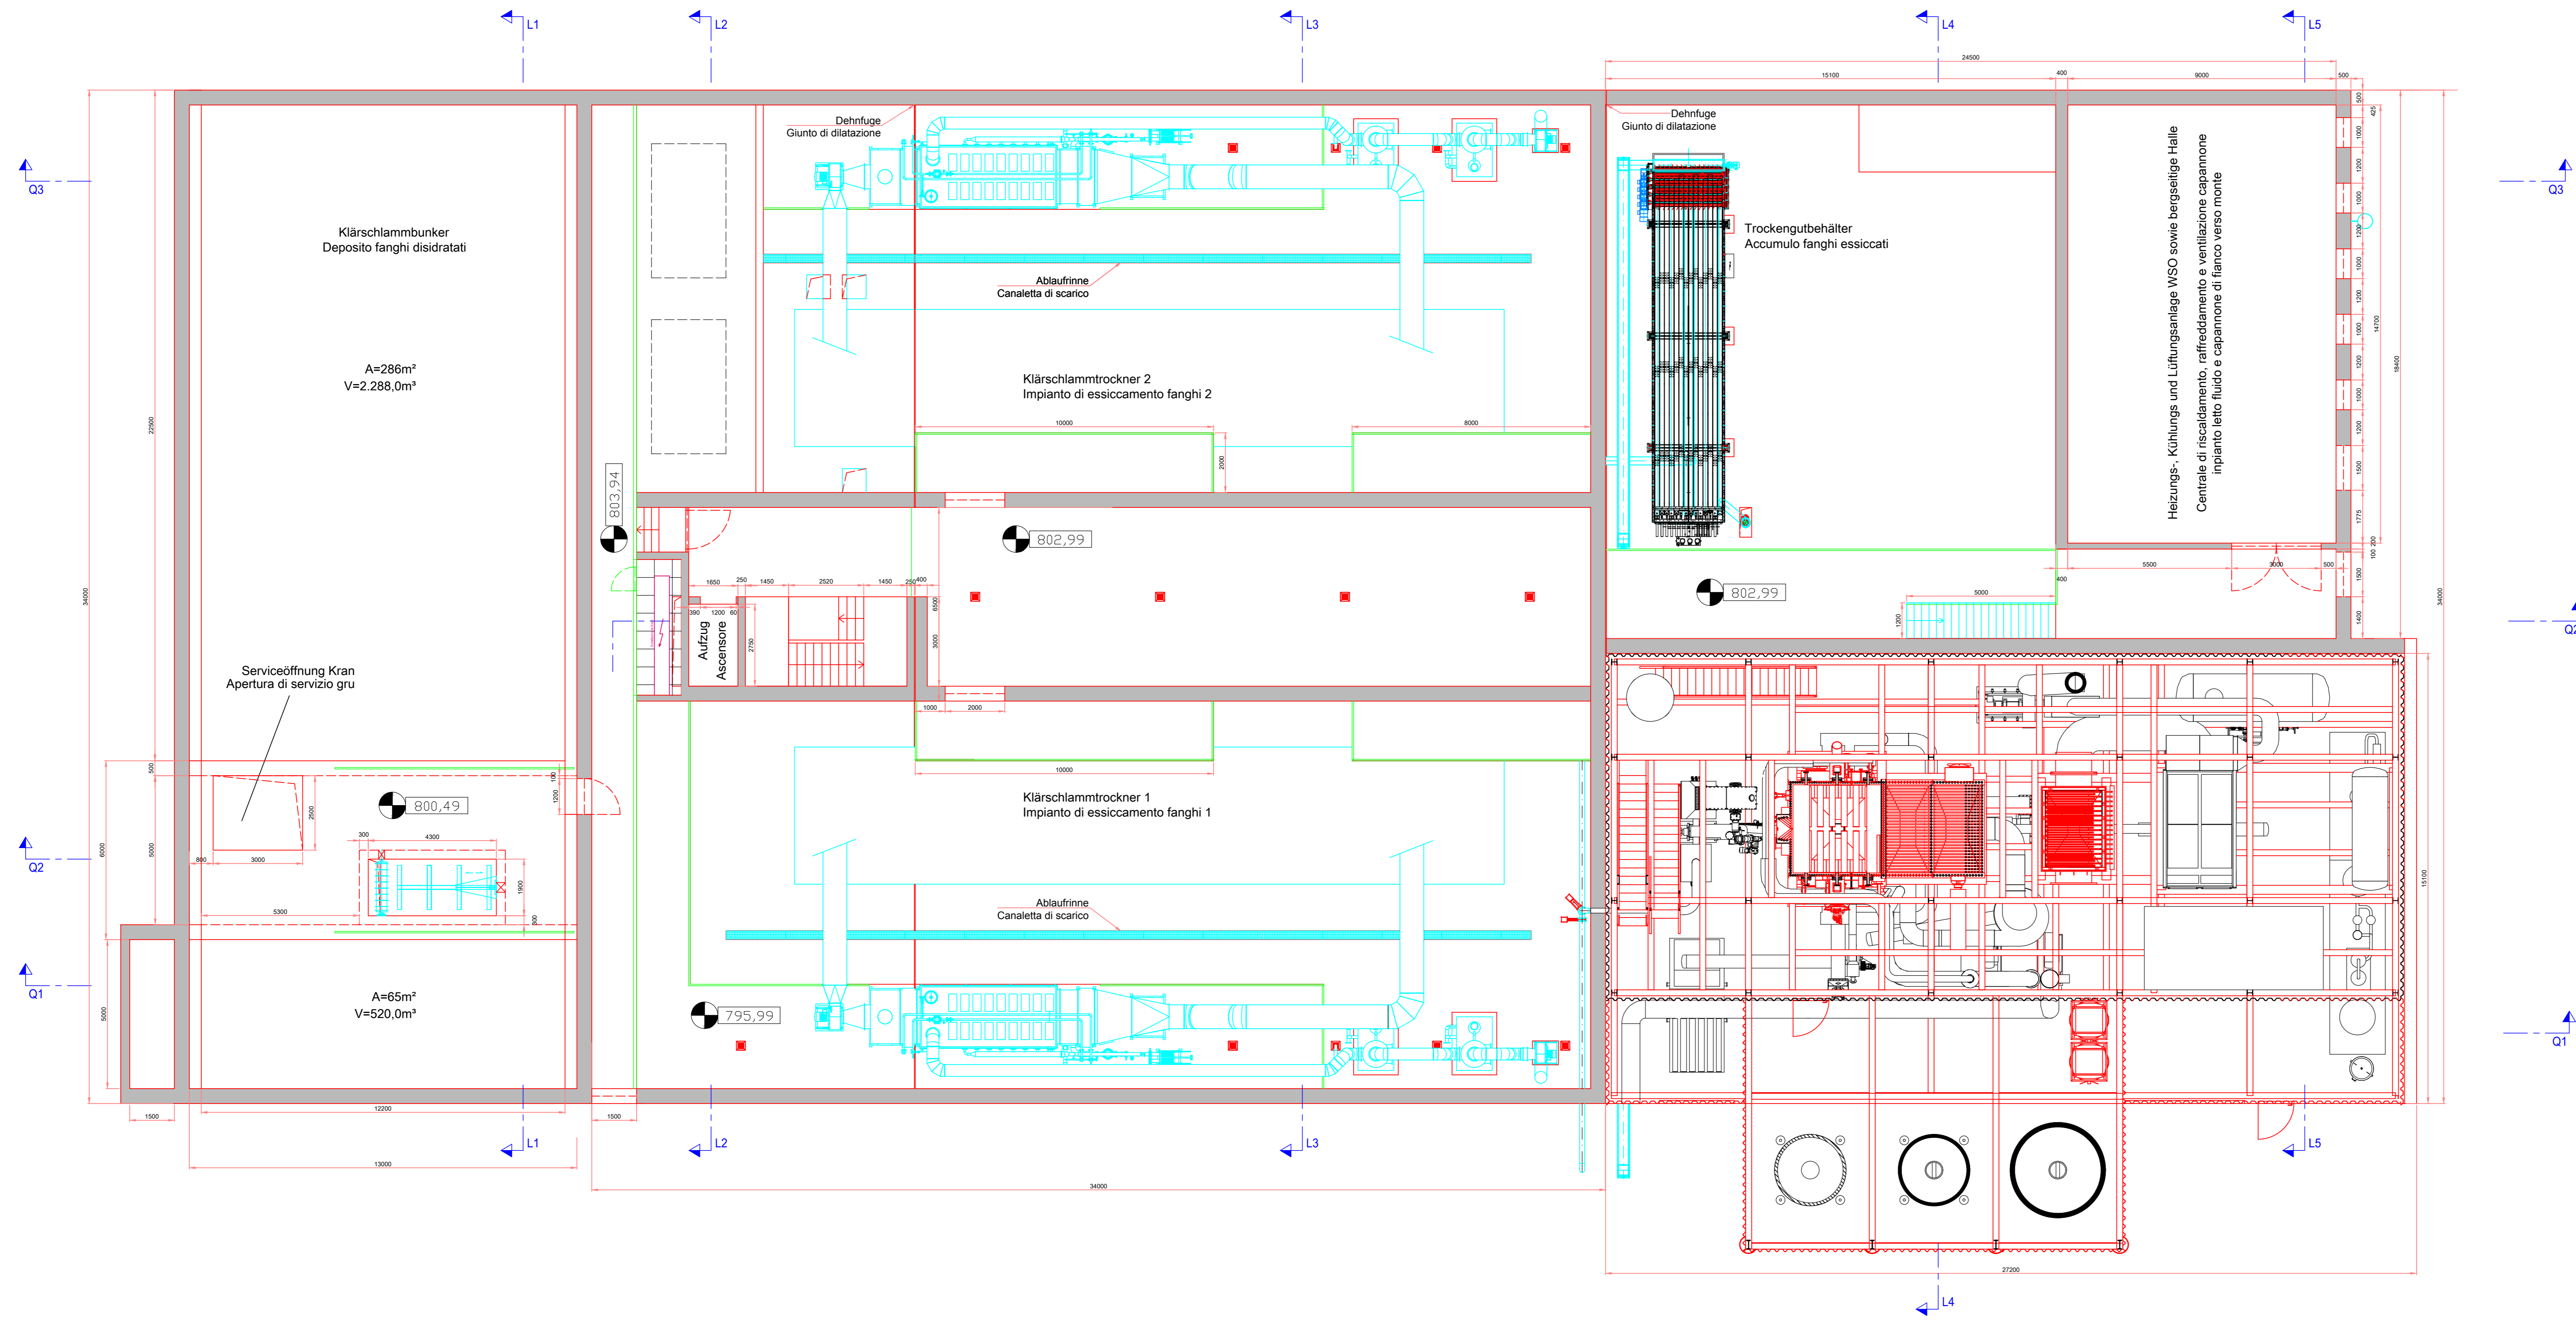

<b>EINREICHPROJEKT</b>	
<b>PROGETTO DEFINITIVO</b>	
KLÄRANLAGE TOBL	IMPIANTO DI DEPURAZIONE TOBL
<b>T21_19 Thermische Verwertungsanlagen für alle Klärschlämme Südtirols auf der Kläranlage ARA Tobl - St. Lorenzen</b>	<b>T21_19 Impianti di termovalorizzazione per tutti i fanghi dell'Alto Adige presso l'impianto di depurazione IDA Tobl San Lorenzo di Sebato</b>
Maschinentechnische Anlagen Elektrotechnische Anlagen Baumeisterarbeiten	Opere elettromeccaniche Opere elettrotecniche Opere edili
GRUNDRISS QUOTE 803,84 M 1:100 PLANIMETRIA QUOTA 803,84 Sc 1:100	Datum: 30.11.2019 Änd./mod.: Beilage-Allegato <b>M_07</b> Masstab/Scala: 1/100
Dr. Ing. Konrad Engl Abwassertechnik-Verfahrenstechnik Pflaurenz-Tobl I-39030 St. Lorenzen Tel.: 0474/479601 Fax.: 0474/479644 Email: konrad@arapustertal.it	