


Quote/a 788,99

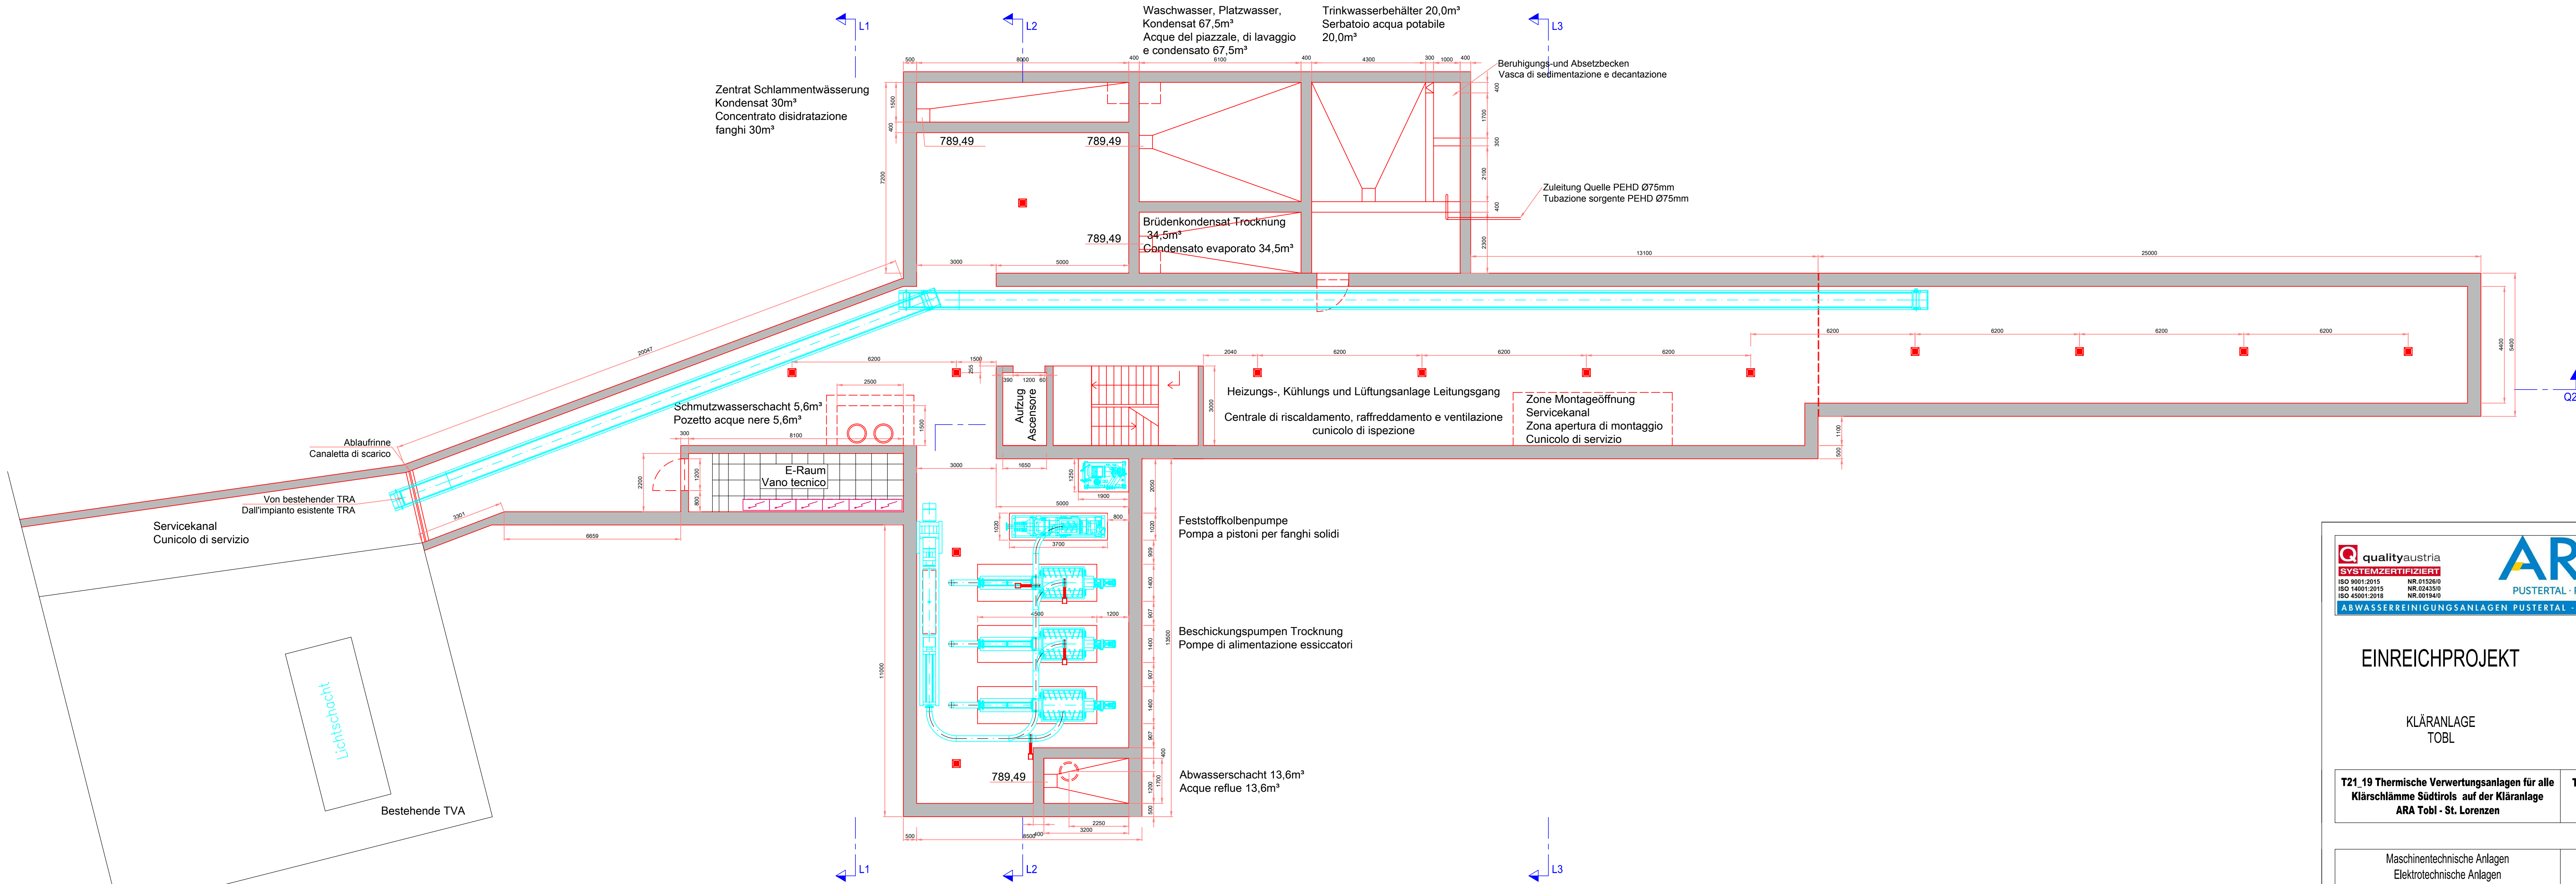

qualityaustria

SYSTEMZERTIFIZIERT

ISO 9001:2015 NR 01526/0

ISO 14001:2015 NR 02432/0

ISO 45001:2018 NR 00194/0

ARA

PUSTERTAL · PUSTERIA

ABWASSERREINIGUNGSANLAGEN · PUSTERTAL · IMPIANTI DI DEPURAZIONE VAL PUSTERIA

UNICE

EINREICHPROJEKT

KLÄRANLAGE
TOBL

PROGETTO
DEFINITIVO

IMPIANTO DI DEPURAZIONE
TOBL

T21_19 Thermische Verwertungsanlagen für alle Klärschlämme Südtirols auf der Kläranlage ARA Tobl - St. Lorenzen

T21_19 Impianti di termovalorizzazione per tutti i fanghi dell'Alto Adige presso l'impianto di depurazione IDA Tobl San Lorenzo di Sebato

Maschinentechnische Anlagen
Elektrotechnische Anlagen
Baumeisterarbeiten

Opere elettromeccaniche
Opere elettrotecniche
Opere edili

GRUNDRISS QUOTE 788,99 M 1:100
PLANIMETRIA QUOTA 788,99 Sc 1:100

Datum: 30.11.2019
Änd./mod.:
Änd./mod.:
Beilage-Allegato
M_11
Masstab/Scala: 1/100

ARA PUSTERTAL AG
Ara Pustertal s.p.A.

ORDINE DEGLI INGEGNERI DELLA PROV. DI BOLZANO
Ing. KONRAD ENGL
INGEGNERKAMMER SÜDTIROL
PROVINTZ BOZEN

Projektsteuer
Coordinatore di progetto

Dr. Ing. Konrad Engl
Abwassertechnik-Verfahrenstechnik
Pflaurenz-Tobl
I-39030 St. Lorenzen
Tel.: 0474/479601
Fax.: 0474/479641
Email: konrad@arapustertal.it

ORDINE DEGLI INGEGNERI DELLA PROV. DI BOLZANO
Ing. KONRAD ENGL
INGEGNERKAMMER SÜDTIROL
PROVINTZ BOZEN

Z:\Engl\Anlagen\word\projekte\T21_19 TRA-WSC\Projekt2 Zeichnungen\Design\DWG\Bunker\191126-B01_Bunker Grundriss und Schnitt.dwg