


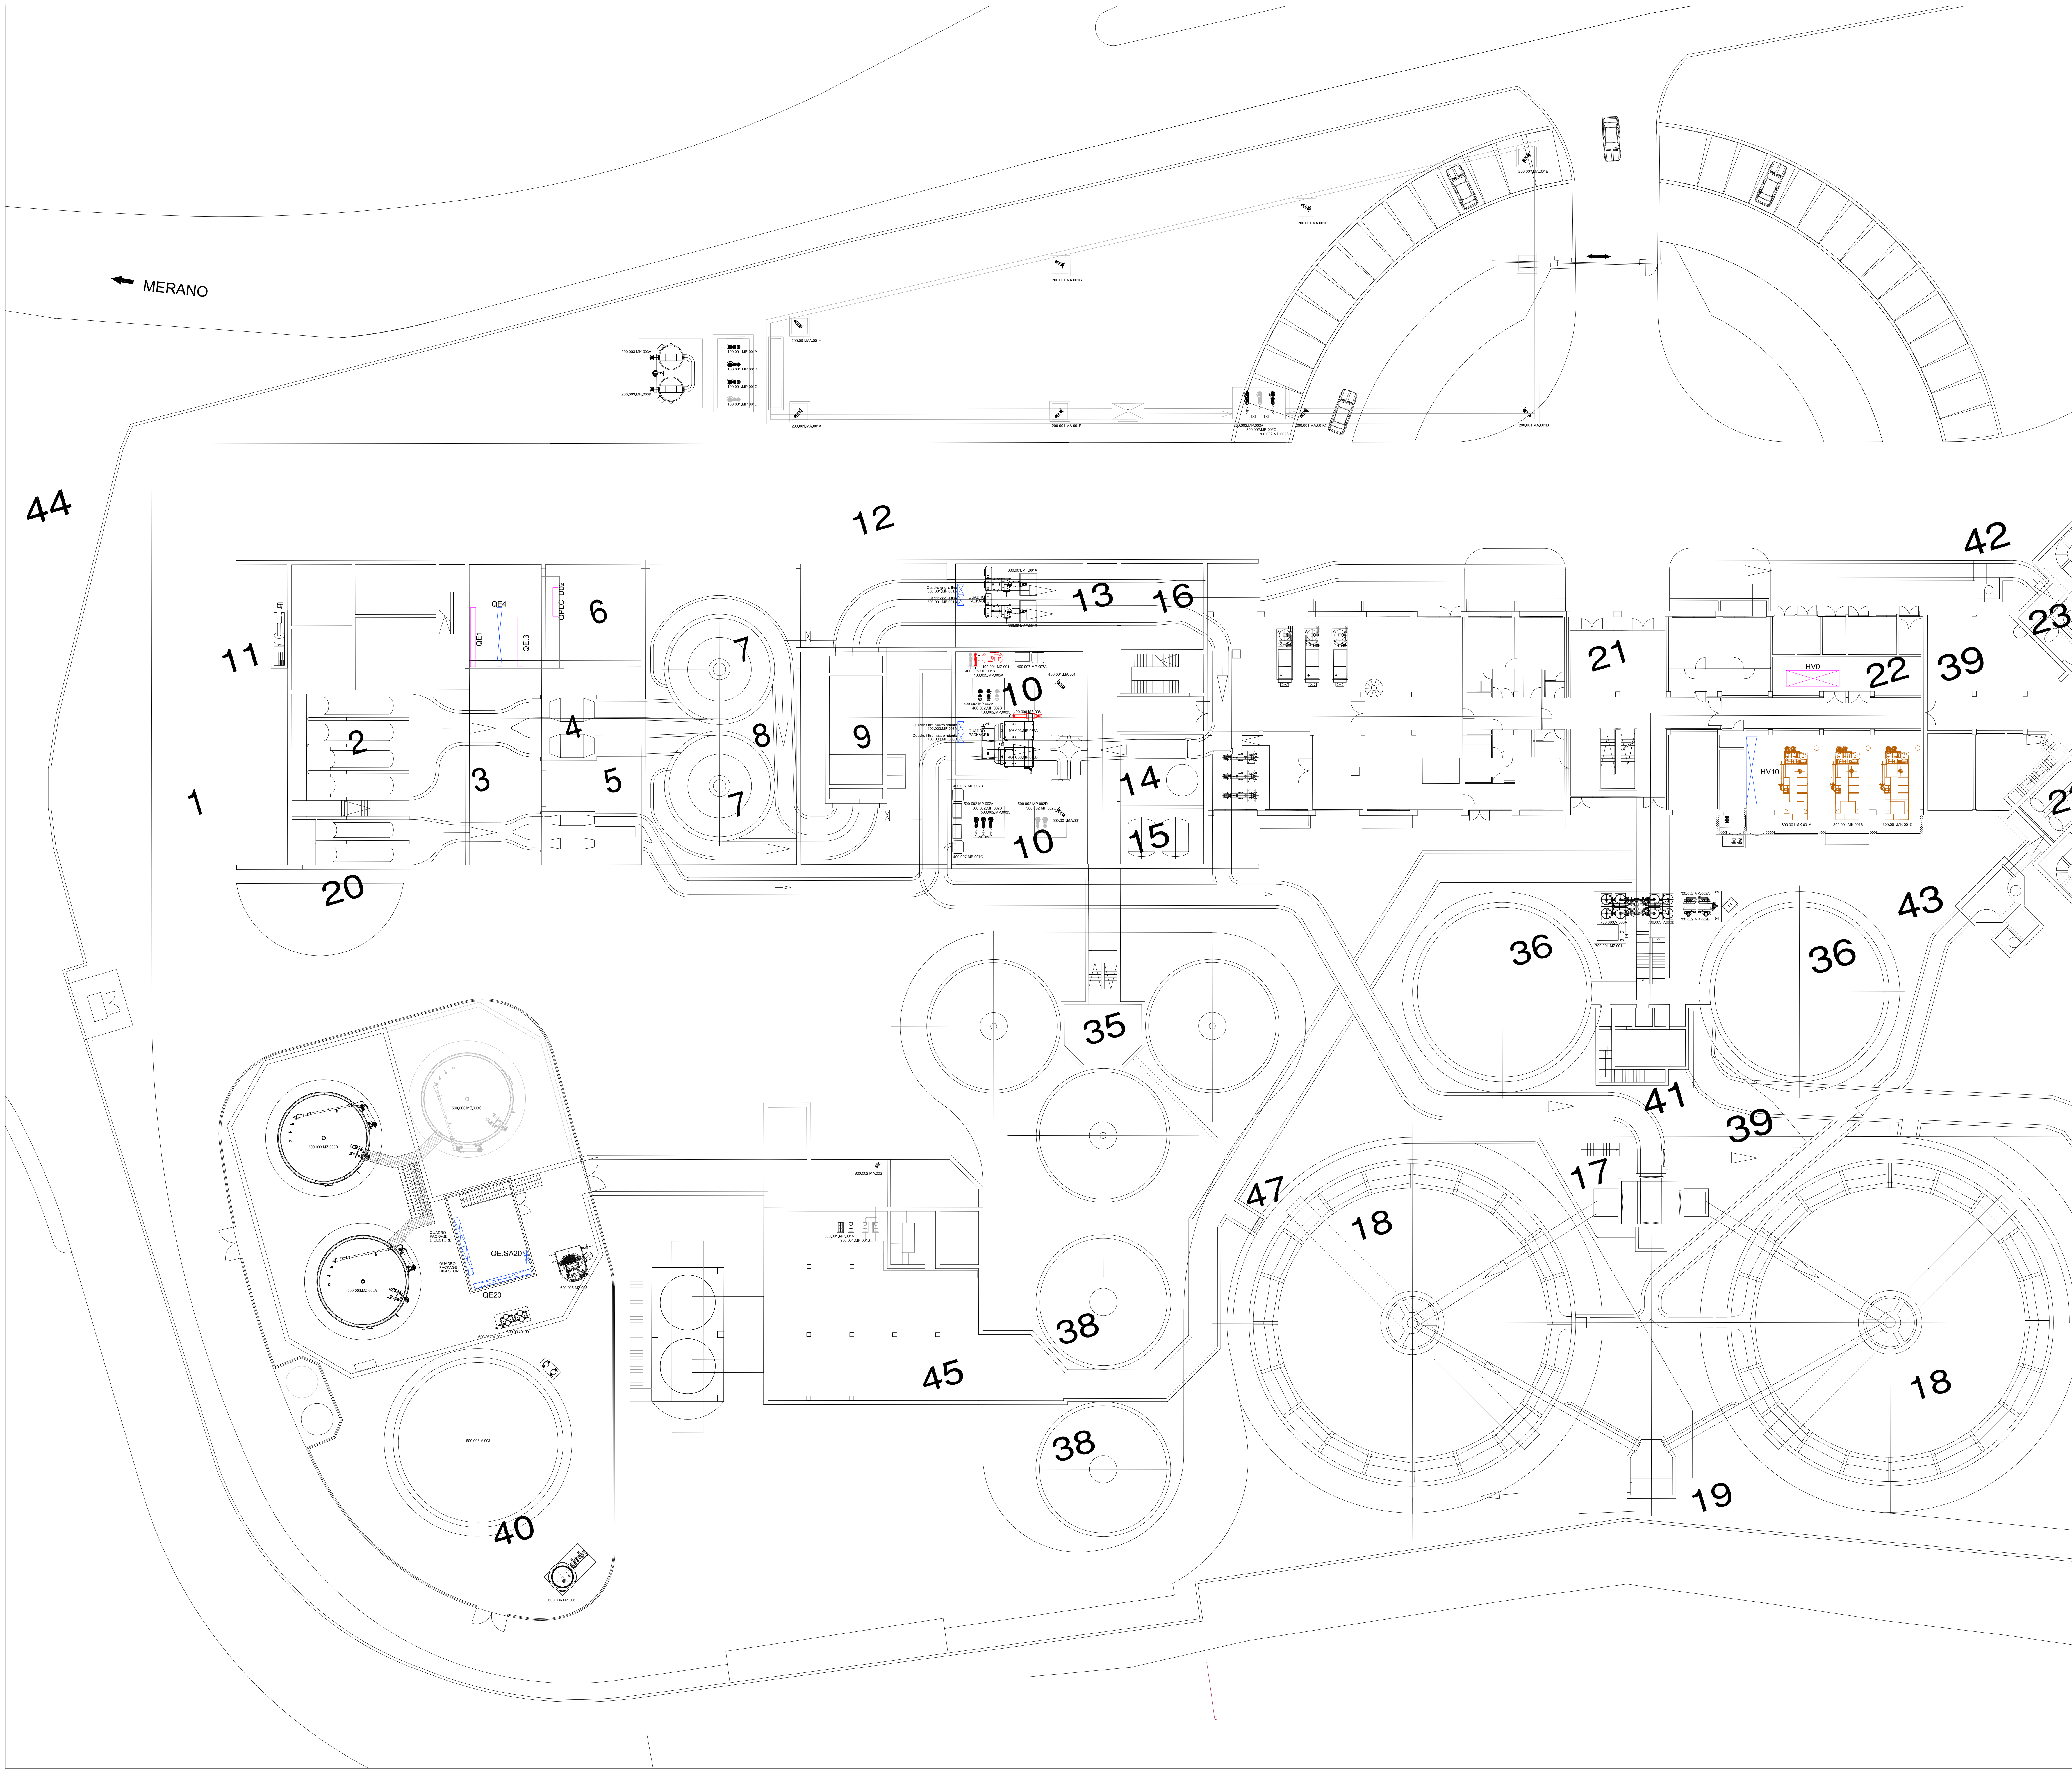

LEGENDA IMPIANTO ELETTRICO	
SIMBOLO	DESCRIZIONE
	QUADRO ELETTRICO BASSA TENSIONE DI NUOVA FORNITURA
	QUADRO ELETTRICO BASSA TENSIONE ESISTENTE OGGETTO DI MODIFICA
	SEGNA UTENZA

NOTA: LE ZONE OGGETTO DEGLI INTERVENTI DI MODIFICA SONO EVIDENZIATE IN COLORE ROSSO

PROVINCIA AUTONOMA DI BOLZANO
COMUNE DI MERANO
AUTONOME PROVINZ BOZEN
GEMEINDE MERAN

COMMITTENTE - AUFTRAGGEBER:

39100 - BOLZANO Via Lunga Isarco Destro 21/A
Tel. 0471 089500 - Fax 0471 089599
web: www.eco-center.it
e-mail: info@eco-center.it

PROGETTAZIONE - PLANUNG:
RACCOMANDA TEMPORANEO:
STUDIO CAPPELLA s.r.l.

Ing. Nicola Piretti
Ing. Marco De Simone

PROGETTO DEFINITIVO - ENDGÜLTIGES PROJEKT

REALIZZAZIONE DI UN IMPIANTO ANAEROBICO AD ALTO CARICO PER IL TRATTAMENTO DEI REFLUI INDUSTRIALI PRESSO IL DEPURATORE DELLE ACQUE REFLUE DI MERANO -
ERRICHTUNG EINER ANAEROBEN HOCHLAST-ANLAGE FÜR DIE BEHANDLUNG DER INDUSTRIEABWÄSSER IN DER KLÄRANLAGE VON MERAN

ELABORATO - PLANUNTERLAGE:	NUM.
Planimetria disposizione apparecchiature elettriche principali - Scala 1:200	9.1

Il Progettista - Der Projektant:

INGEGNERE PRESENTAZIONE SPECIALISTICA
Studio Cappella s.r.l.
Ing. Alessandro Gregori

INGEGNERE PRESENTAZIONE SPECIALISTICA
Studio Cappella s.r.l.
Ing. Pierluigi Capella

INGEGNERE PRESENTAZIONE SPECIALISTICA
Studio Cappella s.r.l.
Ing. Pierluigi Capella

INGEGNERE PRESENTAZIONE SPECIALISTICA
Studio Cappella s.r.l.
Ing. Pierluigi Capella

INGEGNERE PRESENTAZIONE SPECIALISTICA
Studio Cappella s.r.l.
Ing. Pierluigi Capella

INGEGNERE PRESENTAZIONE SPECIALISTICA
Studio Cappella s.r.l.
Ing. Pierluigi Capella

INGEGNERE PRESENTAZIONE SPECIALISTICA
Studio Cappella s.r.l.
Ing. Pierluigi Capella

INGEGNERE PRESENTAZIONE SPECIALISTICA
Studio Cappella s.r.l.
Ing. Pierluigi Capella

Rev.	Descrizione - Beschreibung	Redatto Erstellt	Verificato Überprüft	Approvato Genehmigt	Data Datum
A	1° Emissione - 1° Ausgabe	M.Berti	Gregori	Chiodi	30/08/2022
B					
C					